

Starostwo Powiatowe
w Kielcach
ul. Wrzosa 44
25-111 Kielce

MAPA DO CELÓW PROJEKTOWYCH

skala 1:500
układ współrzędnych 2000
układ wysokościowy PL-EVRF2007-NH

woj. świętokrzyskie
pow. kielecki
Gm. Morawica-obszar wiejski - 260412_5
obręb Zbrza - 0022
dz.nr 365/19
GN-III.6640.1141.2023

sekcja 7.140.17.07.4.4 raster A-4-7; B-4-8; C-4-8; D-4-8; E-4-8
sekcja 7.140.17.12.2.2 raster A-6-8

Mapa powstała na podstawie wektoryzacji istniejącej mapy
sytuacyjno-wysokościowej w skali 1:1000
i warstw mapy numerycznej otrzymanych z PODGIK.

Granice działek przyjęto z ewidencji gruntów i budynków
i nie spełniają one wymogów dokładnościowych.
Stażności gruntowe nie były badane.

Nie wyklucza się istnienia w terenie nie wykazanych na niniejszej mapie
urządzeń podziemnych nie zgłoszonych do inwentaryzacji lub o których
brak jest informacji.


Kielce 14.02.2023 r.

Wykonat:

U S T U G I
GEODEZYJNO-KARTOGRAFICZNE
Ingmar Woźniński
25-338 Kielce, ul. Zagórska 15/9
tel. (041) 344-88-46, 0603 64 38 63
NIP 651-157-08-05, REGON 260553956

GEODETA
mgr inż. Ingmar Woźniński
UPRAWNIENIA nr 12864

Przebieganie, że niniejszy dokument został sporządzony w wyniku prac geodezyjnych i kartograficznych, których rezultaty zawiera opisanie techniczne przytoczone zweryfikowany, jednoznacznie informację, że jest to plan sytuacyjny odpowiadający kanonicznie złożeniu fotogrametrycznemu.	
Identyfikator zgłoszenia prac geodezyjnych	GN-III.6640.1141.2023
Organ służby geodezyjnej, który otrzymał zgłoszenie	Starostwo Kielce
Wykonawca prac geodezyjnych	Usługi Geodezyjno-Kartograficzne Ingmar Woźniński
Nr oraz data sporządzenia dokumentu zawierającego wynik powyższych wyliczeń	Protokół nr GN-III.6640.1141.2023.1 z dn. 24.02.2023 r.
Wzrost i data urodzenia oraz nr uprawnień zawodowych kierownika prac	Ingmar Woźniński nr uprawnień 12864

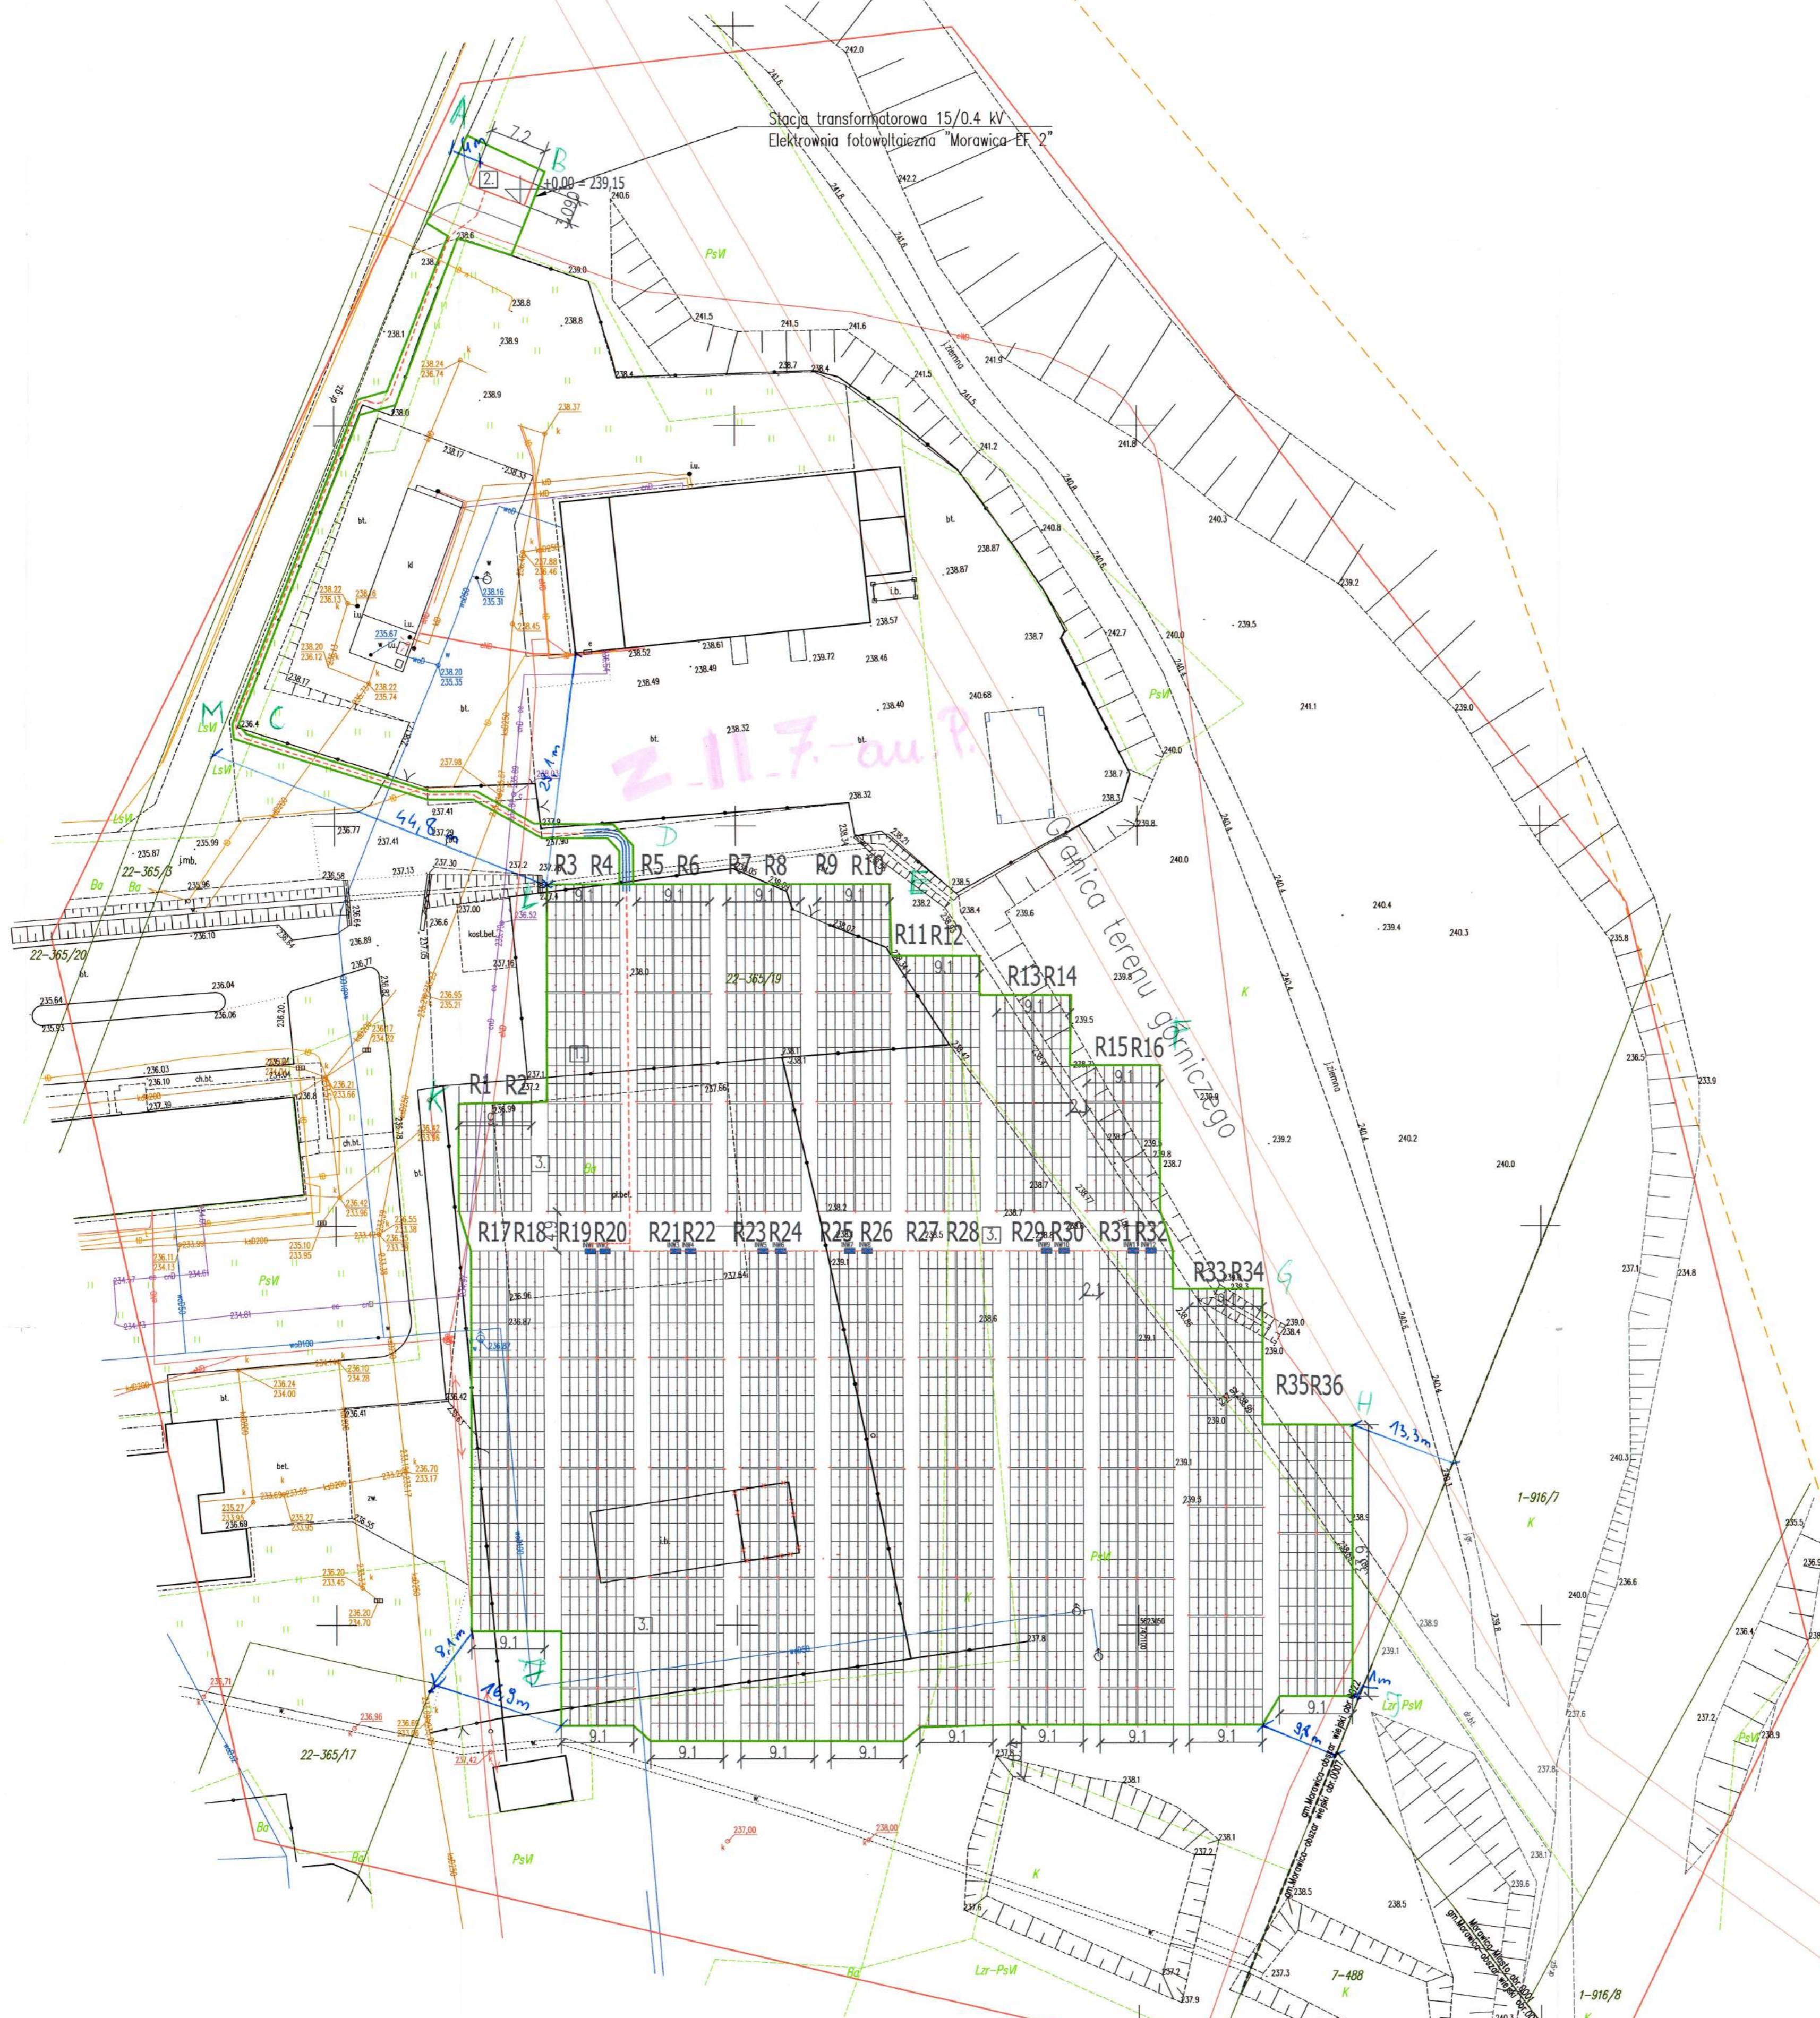

Niniejszy wydruk jest fragmentem mapy
sytuacyjno-wysokościowej do celów
projektowych w skali 1:500 zamawianej
PODGIK Starostwa Powiatowego w Kielcach z
dnia 02.08.2022
pod nr ewidencyjnym GN-III.6640.4543.2022
za zgodność z oryginałem

mgr inż. Łukasz Rosiński
bez ograniczeń w sferze inżynierskiej
w zakresie inżynierii i urządzeń
elektrycznych i elektroenergetycznych
LOD/3580/PBE/18

**RZECZOWNICWA DO SPRAW ZABEZPIECZEŃ
PRZEWODKOWYCH**
mgr inż. Zbigniew Grzelak upr. 566/2013
Zgodnie z art. 17 § 1 pkt 1) i 2) ustawy z dnia 27.07.2002 r. o odpowiedzialności podmiotowej przysługującej niektórym podmiotom prawnym
5.05.2023

- LEGENDA:**
1. Projektowane stopy pod panele fotowoltaiczne
 2. Projektowana stacja transformatorowa
 3. Projektowany teren biologicznie czynny

OZNACZENIA GRAFICZNE

	Projektowana linia kablowa nn
	Projektowany inwerter DC/AC
	Projektowany stół pod panele fotowoltaiczne
	Projektowana stacja transformatorowa SN/nn
	Granica opracowania A-M

Uwzględniono opinie z Porozumieniem z dnia 19.10.23
2024 R.-W. 6 740.1.46 16 2023 AGW
mgr inż. Łukasz Rosiński
uprawnienia budowlane: do projektowania
bez ograniczeń w sferze inżynierskiej
w zakresie inżynierii i urządzeń
elektrycznych i elektroenergetycznych
LOD/3580/PBE/18
27.10.2023

Z. 11.7. au R
Opracowanie terenu zgodnie
z MPZP Gminy Morawica
Uchwała nr XLV/425/19

INWESTOR:	Kopalnia Wapienia Morawica S.A. ul. Górnicza 42, 26-026 Morawica	NR RYSUNKU:	PZT
ADRES OBIEKTU:	Miejscowość: Zbrza, dz. nr. ewid. 365/19 obręb: 0022 Zbrza j. ewid. 260412_5 Morawica, klan, 260412_5.0022.365/19 powiat kielecki, Województwo Świętokrzyskie	SKALA:	1:500
NADWA OPRACOWANA:	Budowa elektrowni fotowoltaicznej "Morawica 2" o mocy do 1,6 MW wraz z niezbędną infrastrukturą techniczną	FORMAT:	594x841
FAZA PROJEKTU:	PROJEKT BUDOWLANY	PODPIS:	
NADWA RYSUNKU:	PROJEKT ZAGOSPODAROWANIA TERENU	PODPIS:	
GŁÓWNY PROJEKTANT:	mgr inż. Łukasz Rosiński upr. 12864	PODPIS:	
SPRAWIAJĄCY:	mgr inż. Paweł Jurek upr. 100/238/PBE/17	PODPIS:	
PROJEKTANT:	mgr inż. Arkadiusz Kubiś upr. 100/238/PBE/17	PODPIS:	
SPRAWIAJĄCY:	mgr inż. Sławomir Kubiś upr. 100/238/PBE/17	PODPIS:	
DATA:	20 Marzec 2023 r.		